

VER ITEM PLIEGO:  
16. INSTALACIÓN SANITARIA

REFERENCIAS

COMITENTE



SECRETARÍA DE OBRAS PÚBLICAS  
SUBSECRETARÍA DE OBRAS PÚBLICAS

OBRA

PALACIO NACIONAL DE LAS ARTES PALAIS DE GLACE

TIPO DE INTERVENCIÓN

Restauración, puesta en valor y adecuación tecnológica - Palais de Glace -



Calle Posadas 1725 y Av. del Libertador 1248 - CABA -

MODALIDAD DE CONTRATACIÓN

LICITACIÓN PÚBLICA

EQUIPO TÉCNICO

SUBSECRETARÍA DE OBRAS PÚBLICAS - DIRECCIÓN NACIONAL DE ARQUITECTURA

TÍTULO

INSTALACIÓN SANITARIA PLANTA SUBSUELO

ESCALA	HOJA	REVISIÓN	CÓDIGO
1:200	1/6	A	
ARCHIVO		FECHA	
20_PALAIS DE GLACE I SANITARIAS.DWG		sep-16	

1:200

1/6

A

ARCHIVO

20\_PALAIS DE GLACE I SANITARIAS.DWG

sep-16

PG\_IS01

REFERENCIAS

COMITENTE



SECRETARÍA DE OBRAS PÚBLICAS  
SUBSECRETARÍA DE OBRAS PÚBLICAS

OBRA

PALACIO NACIONAL DE LAS ARTES PALAIS DE GLASE

TIPO DE INTERVENCIÓN

Restauración, puesta en valor y adecuación tecnológica - Palais de Glase -



Calle Posadas 1725 y Av. del Libertador 1248 - CABA -

MODALIDAD DE CONTRATACIÓN

LICITACIÓN PÚBLICA


EQUIPO TÉCNICO


SUBSECRETARÍA DE OBRAS PÚBLICAS - DIRECCIÓN NACIONAL DE ARQUITECTURA

TÍTULO

INSTALACIÓN SANITARIA PLANTA BAJA

ESCALA	HOJA	REVISIÓN	CÓDIGO
1:200	2/6	A	
ARCHIVO		FECHA	
20_PALAIS DE GLACE I SANITARIAS.DWG		sep-16	PG_IS02

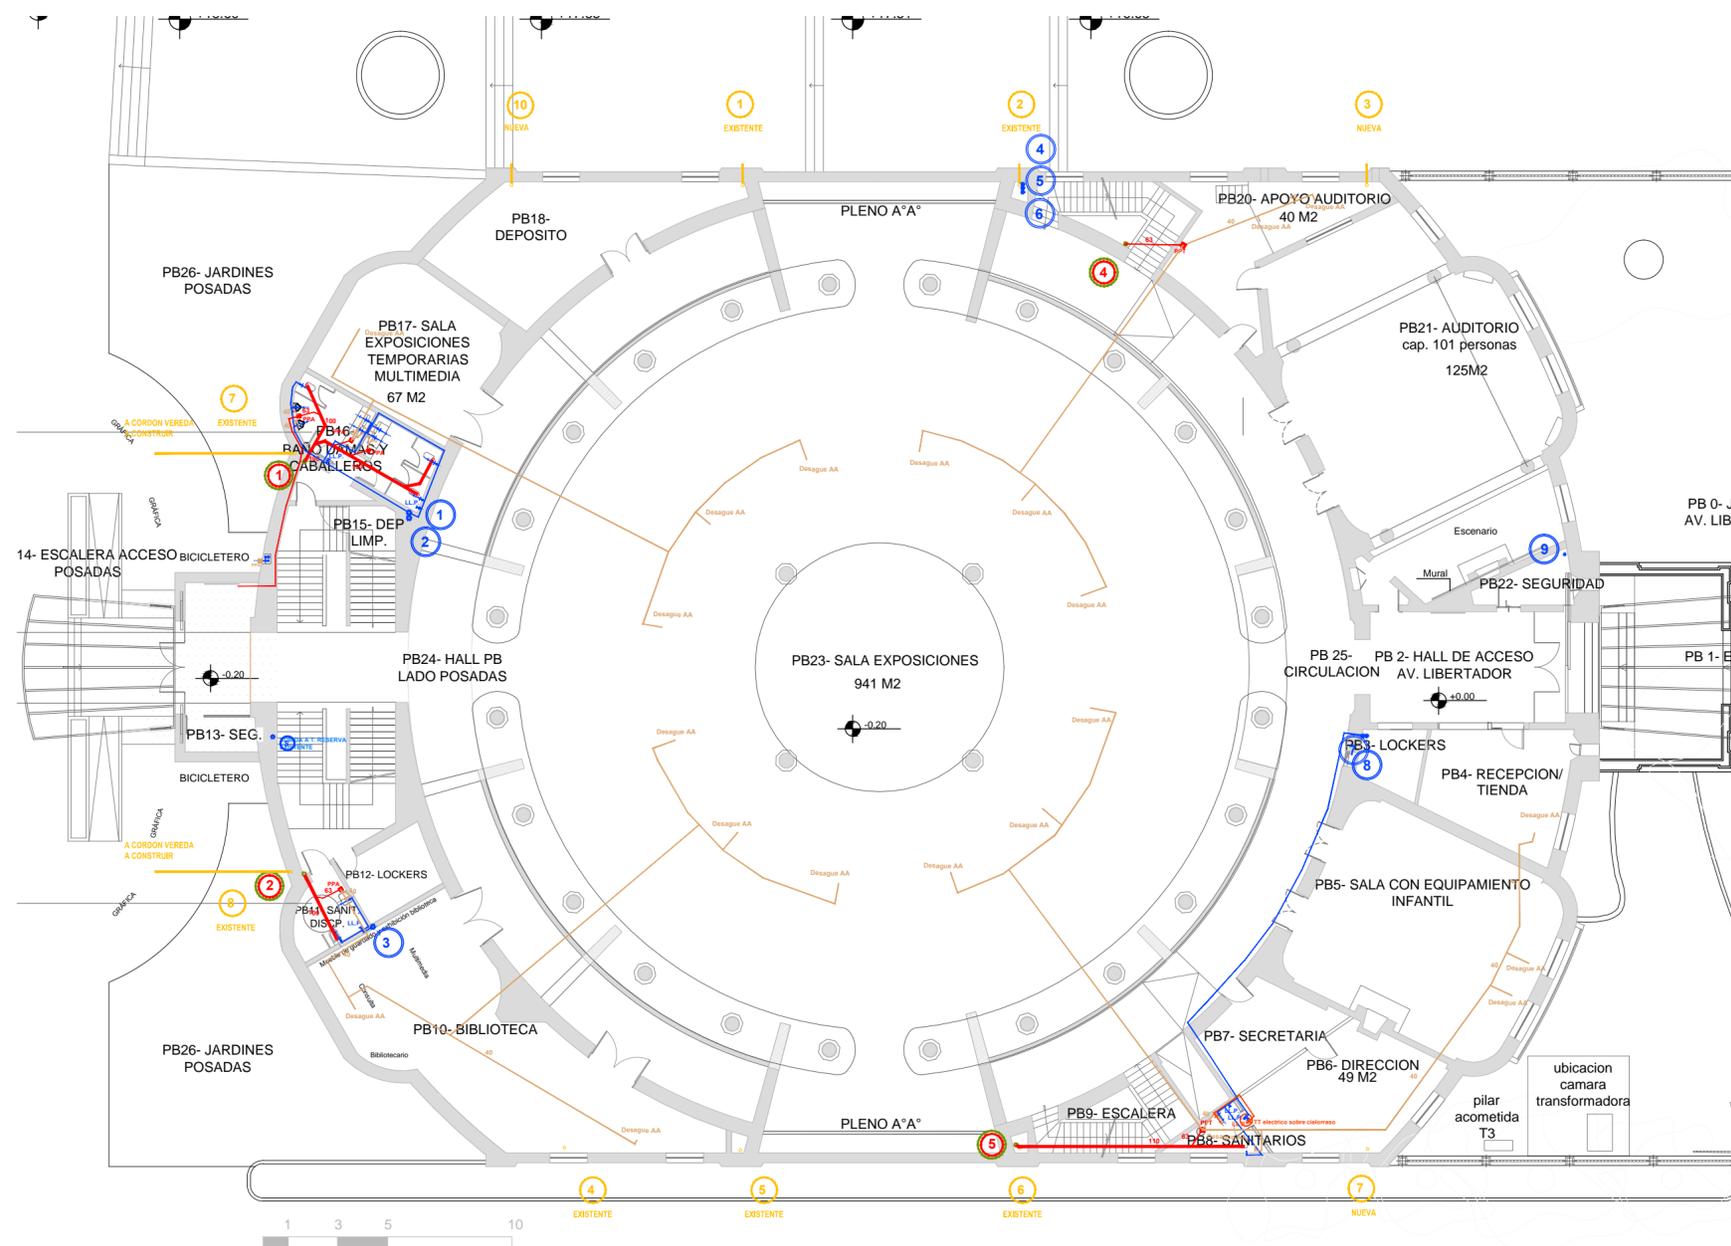

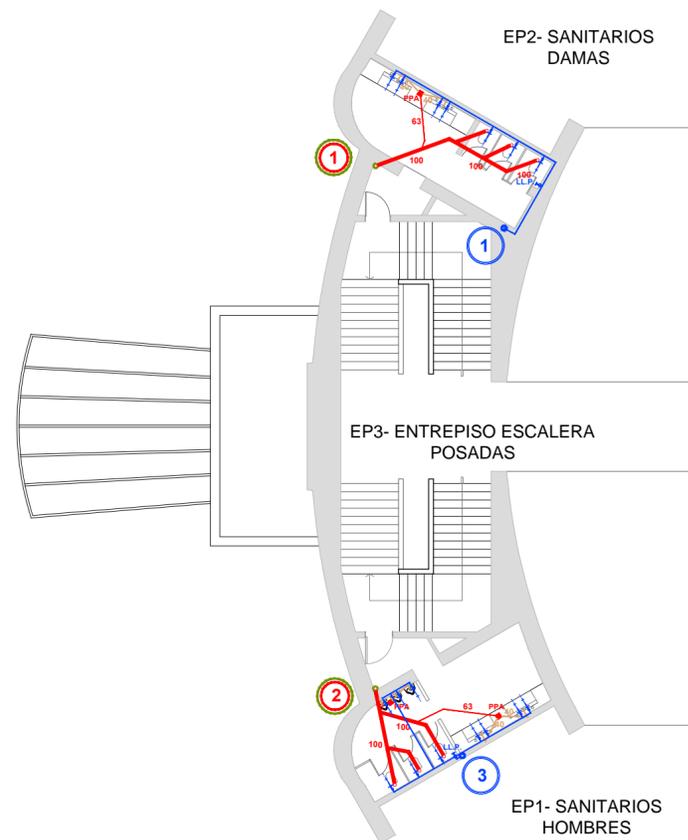

VER ITEM PLIEGO:  
16. INSTALACIÓN SANITARIA

REFERENCIAS

COMITENTE



SECRETARÍA DE OBRAS PÚBLICAS  
SUBSECRETARÍA DE OBRAS PÚBLICAS

OBRA

PALACIO NACIONAL DE LAS ARTES PALAIS DE GLASE

TIPO DE INTERVENCIÓN

Restauración, puesta en valor y adecuación tecnológica - Palais de Glase -



Calle Posadas 1725 y Av. del Libertador 1248 - CABA -

MODALIDAD DE CONTRATACIÓN

LICITACIÓN PÚBLICA

EQUIPO TÉCNICO

SUBSECRETARÍA DE OBRAS PÚBLICAS - DIRECCIÓN NACIONAL DE ARQUITECTURA

TÍTULO

INSTALACIÓN SANITARIA PLANTA ENTREPISO


ESCALA HOJA REVISIÓN CÓDIGO

1:200 3/6 A

ARCHIVO FECHA

20\_PALAIS DE GLACE I SANITARIAS.DWG sep-16

PG\_IS03

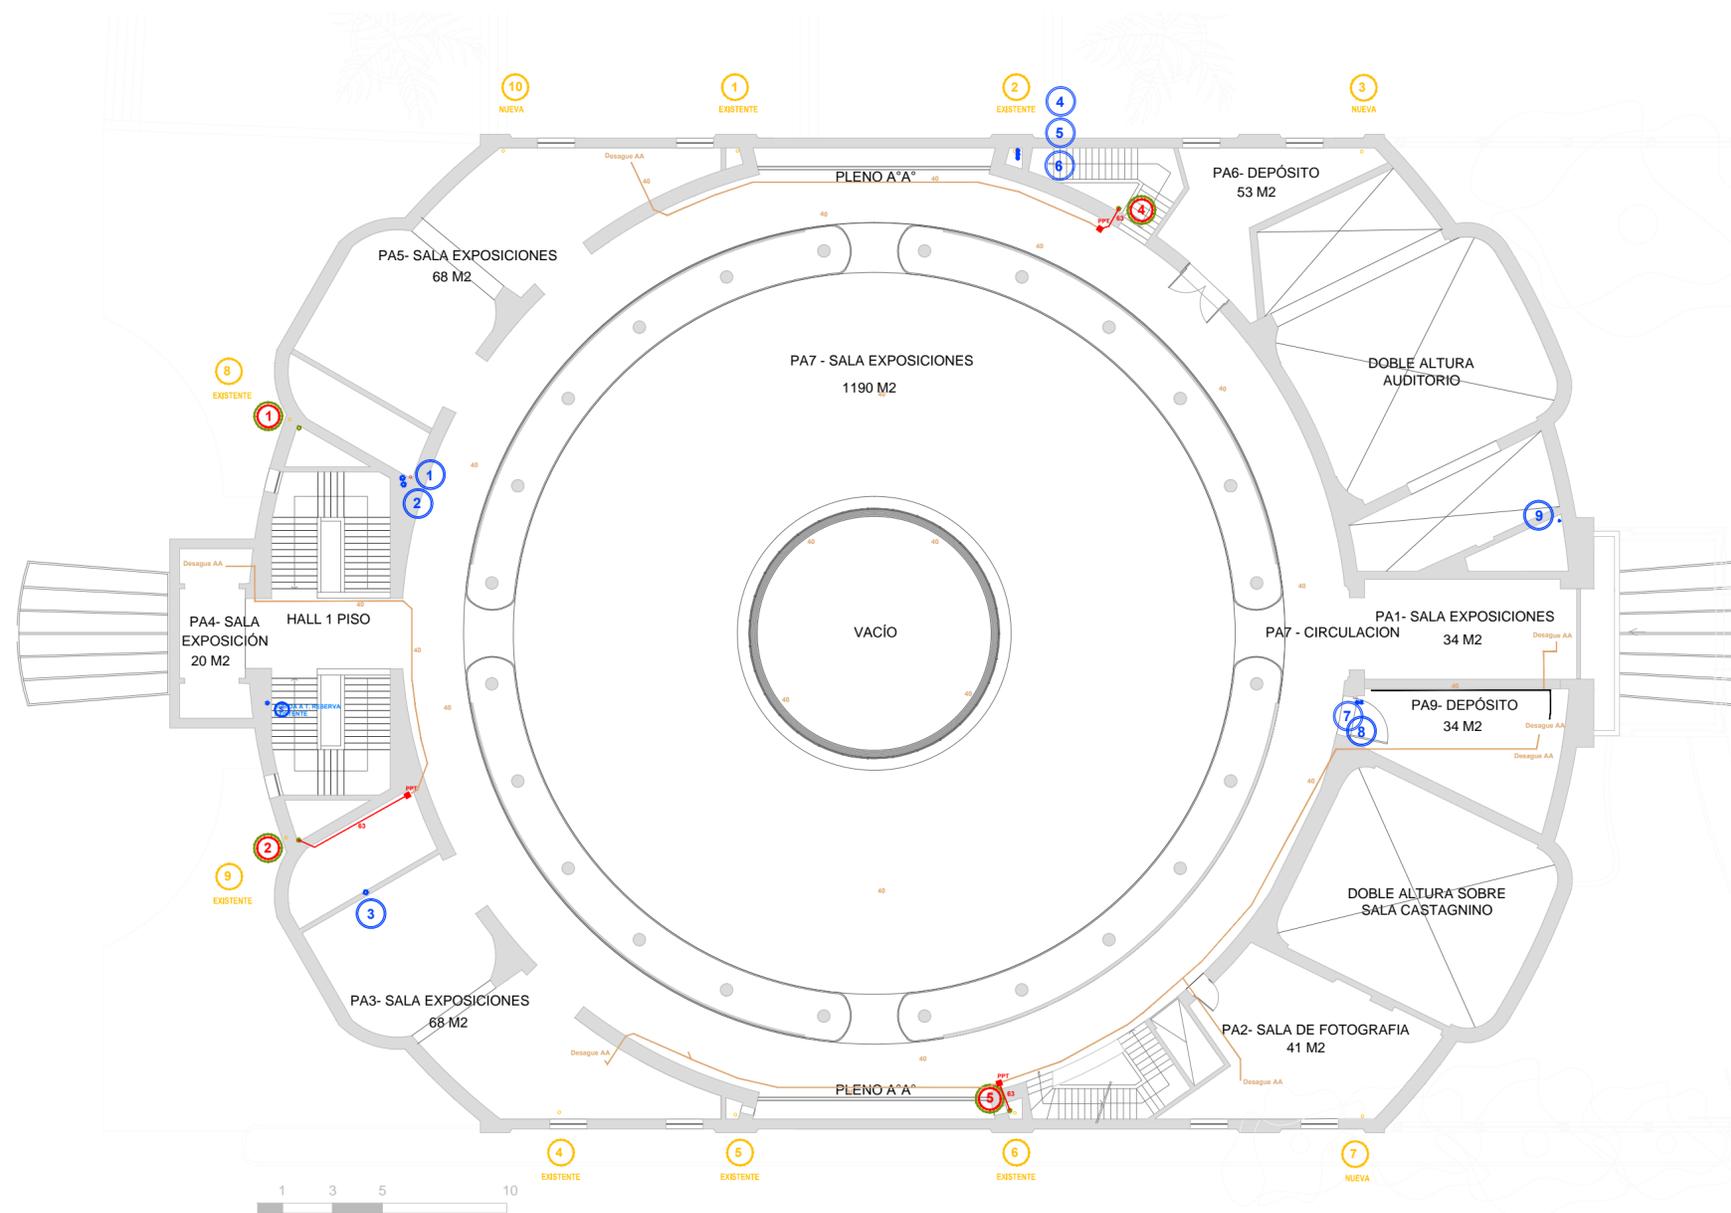

VER ITEM PLIEGO:  
16. INSTALACIÓN SANITARIA

REFERENCIAS

COMITENTE



SECRETARÍA DE OBRAS PÚBLICAS  
SUBSECRETARÍA DE OBRAS PÚBLICAS

OBRA

PALACIO NACIONAL DE LAS ARTES PALAIS DE GLASE

TIPO DE INTERVENCIÓN

Restauración, puesta en valor y adecuación tecnológica - Palais de Glase -



Calle Posadas 1725 y Av. del Libertador 1248 - CABA -

MODALIDAD DE CONTRATACIÓN

LICITACIÓN PÚBLICA

EQUIPO TÉCNICO

SUBSECRETARÍA DE OBRAS PÚBLICAS - DIRECCIÓN NACIONAL DE ARQUITECTURA

TÍTULO

INSTALACIÓN SANITARIA PLANTA ENTREPISO

ESCALA

1:200

HOJA

4/6

REVISIÓN

A

CÓDIGO


ARCHIVO

20\_PALAIS DE GLACE I SANITARIAS.DWG

FECHA

sep-16

PG\_IS04

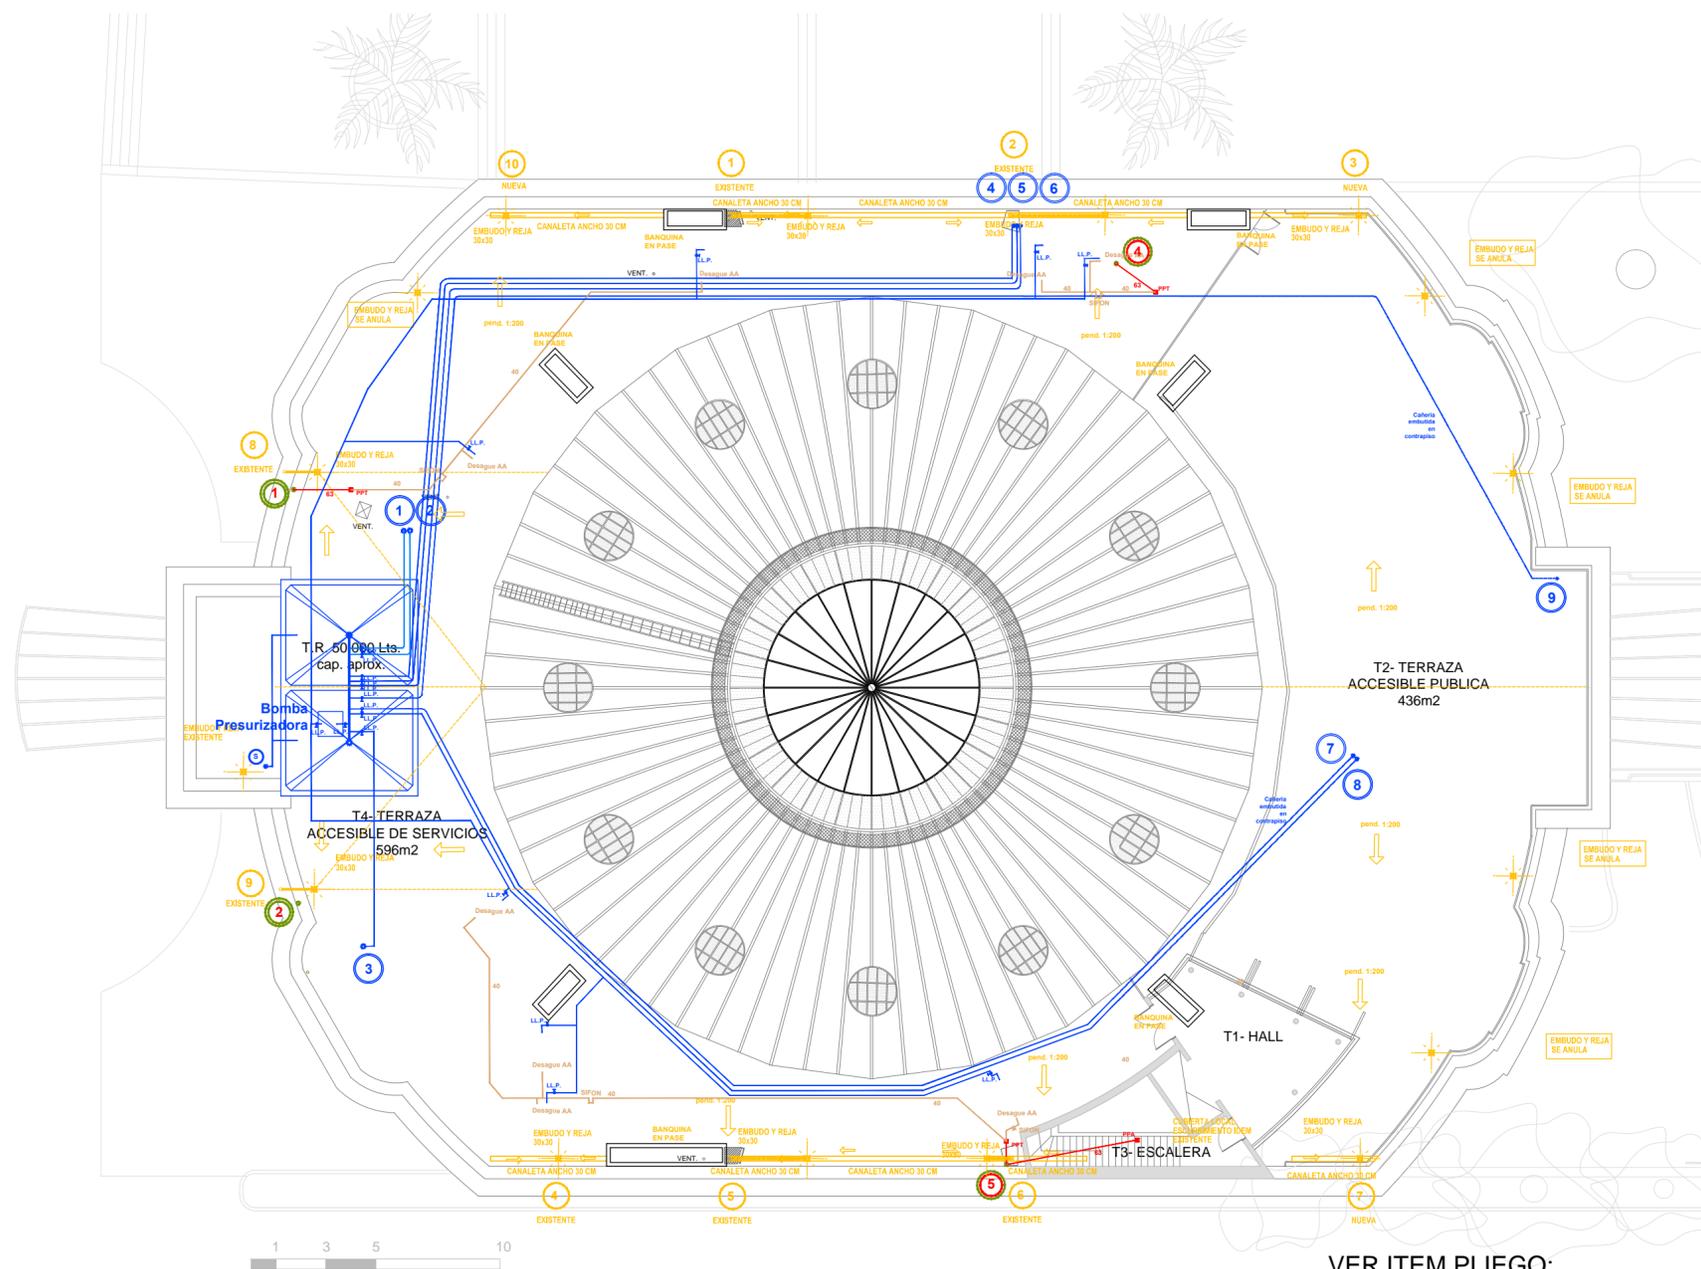

VER ITEM PLIEGO:  
16. INSTALACIÓN SANITARIA

REFERENCIAS

COMITENTE



SECRETARÍA DE OBRAS PÚBLICAS  
SUBSECRETARÍA DE OBRAS PÚBLICAS

OBRA

PALACIO NACIONAL DE LAS ARTES PALAIS DE GLASE

TIPO DE INTERVENCIÓN

Restauración, puesta en valor y adecuación tecnológica - Palais de Glase -



Calle Posadas 1725 y Av. del Libertador 1248 - CABA -

MODALIDAD DE CONTRATACIÓN

LICITACIÓN PÚBLICA

EQUIPO TÉCNICO

SUBSECRETARÍA DE OBRAS PÚBLICAS - DIRECCIÓN NACIONAL DE ARQUITECTURA

TÍTULO

INSTALACIÓN SANITARIA PLANTA AZOTEA

ESCALA

1:200

HOJA

5/6

REVISIÓN

A

CÓDIGO

ARCHIVO


20\_PALAIS DE GLACE I SANITARIAS.DWG

FECHA


sep-16

PG\_IS05


SIGNOS CONVENCIONALES		
Cañería Primaria		
	Piso bajo y Subterráneos	Piso alto (COPV)
Cañería Secundaria		
	Piso bajo y Subterráneos	Piso alto (COPV)
Pluviales		
	Desague	Caños de lluvia
Ventilación		
	en general	
Agua Fría		
	Distribución	Estado de torque
Agua Caliente		
	Distribución	Retorno

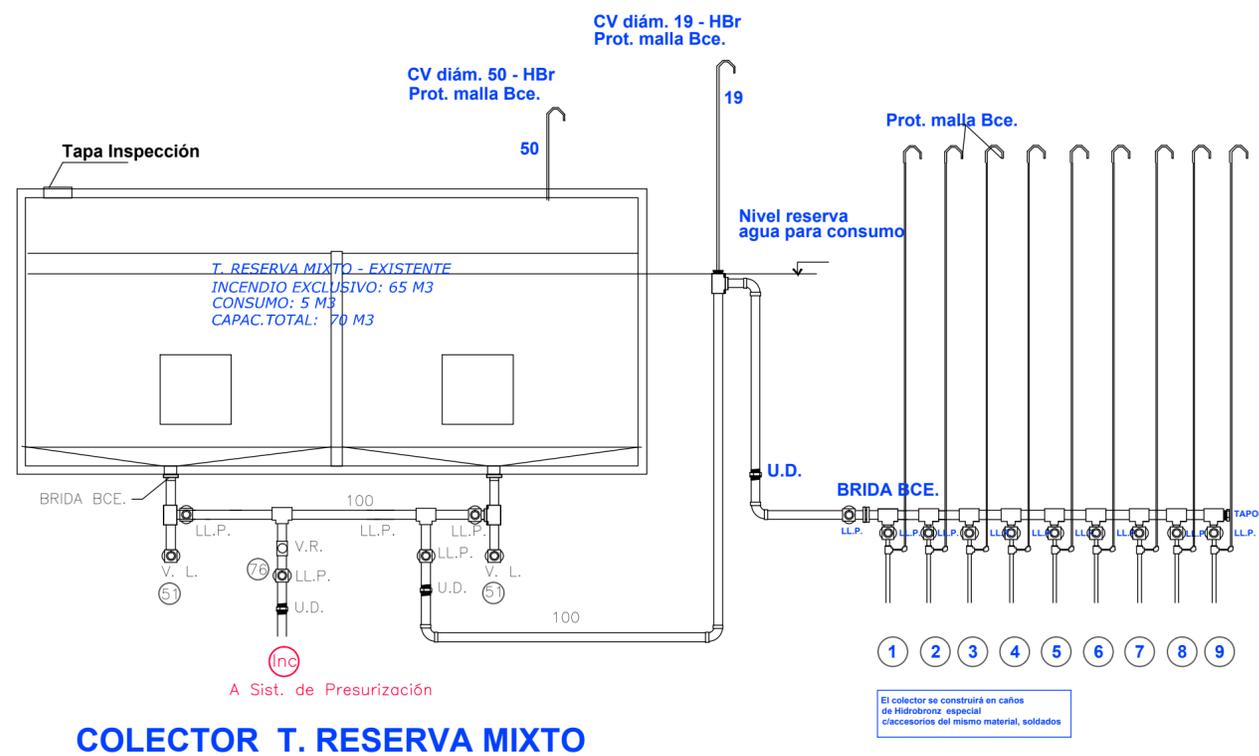

**COLECTOR T. RESERVA MIXTO**

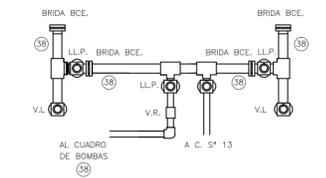

**COLECTOR BOMBEO**

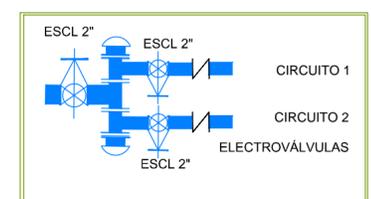

VER ITEM PLIEGO:  
16. INSTALACIÓN SANITARIA

REFERENCIAS

COMITENTE



SECRETARÍA DE OBRAS PÚBLICAS  
SUBSECRETARÍA DE OBRAS PÚBLICAS

OBRA

**PALACIO NACIONAL DE LAS ARTES PALAIS DE GLACE**

TIPO DE INTERVENCIÓN

Restauración, puesta en valor y adecuación tecnológica - Palais de Glace -



Calle Posadas 1725 y Av. del Libertador 1248 - CABA -

MODALIDAD DE CONTRATACIÓN

LICITACIÓN PÚBLICA

EQUIPO TÉCNICO

SUBSECRETARÍA DE OBRAS PÚBLICAS - DIRECCIÓN NACIONAL DE ARQUITECTURA

TÍTULO

INSTALACIÓN SANITARIA DETALLES

ESCALA HOJA REVISIÓN CÓDIGO

1:200 6/6 A

ARCHIVO FECHA

20\_PALAIS DE GLACE I SANITARIAS.DWG sep-16

PG\_IS06